


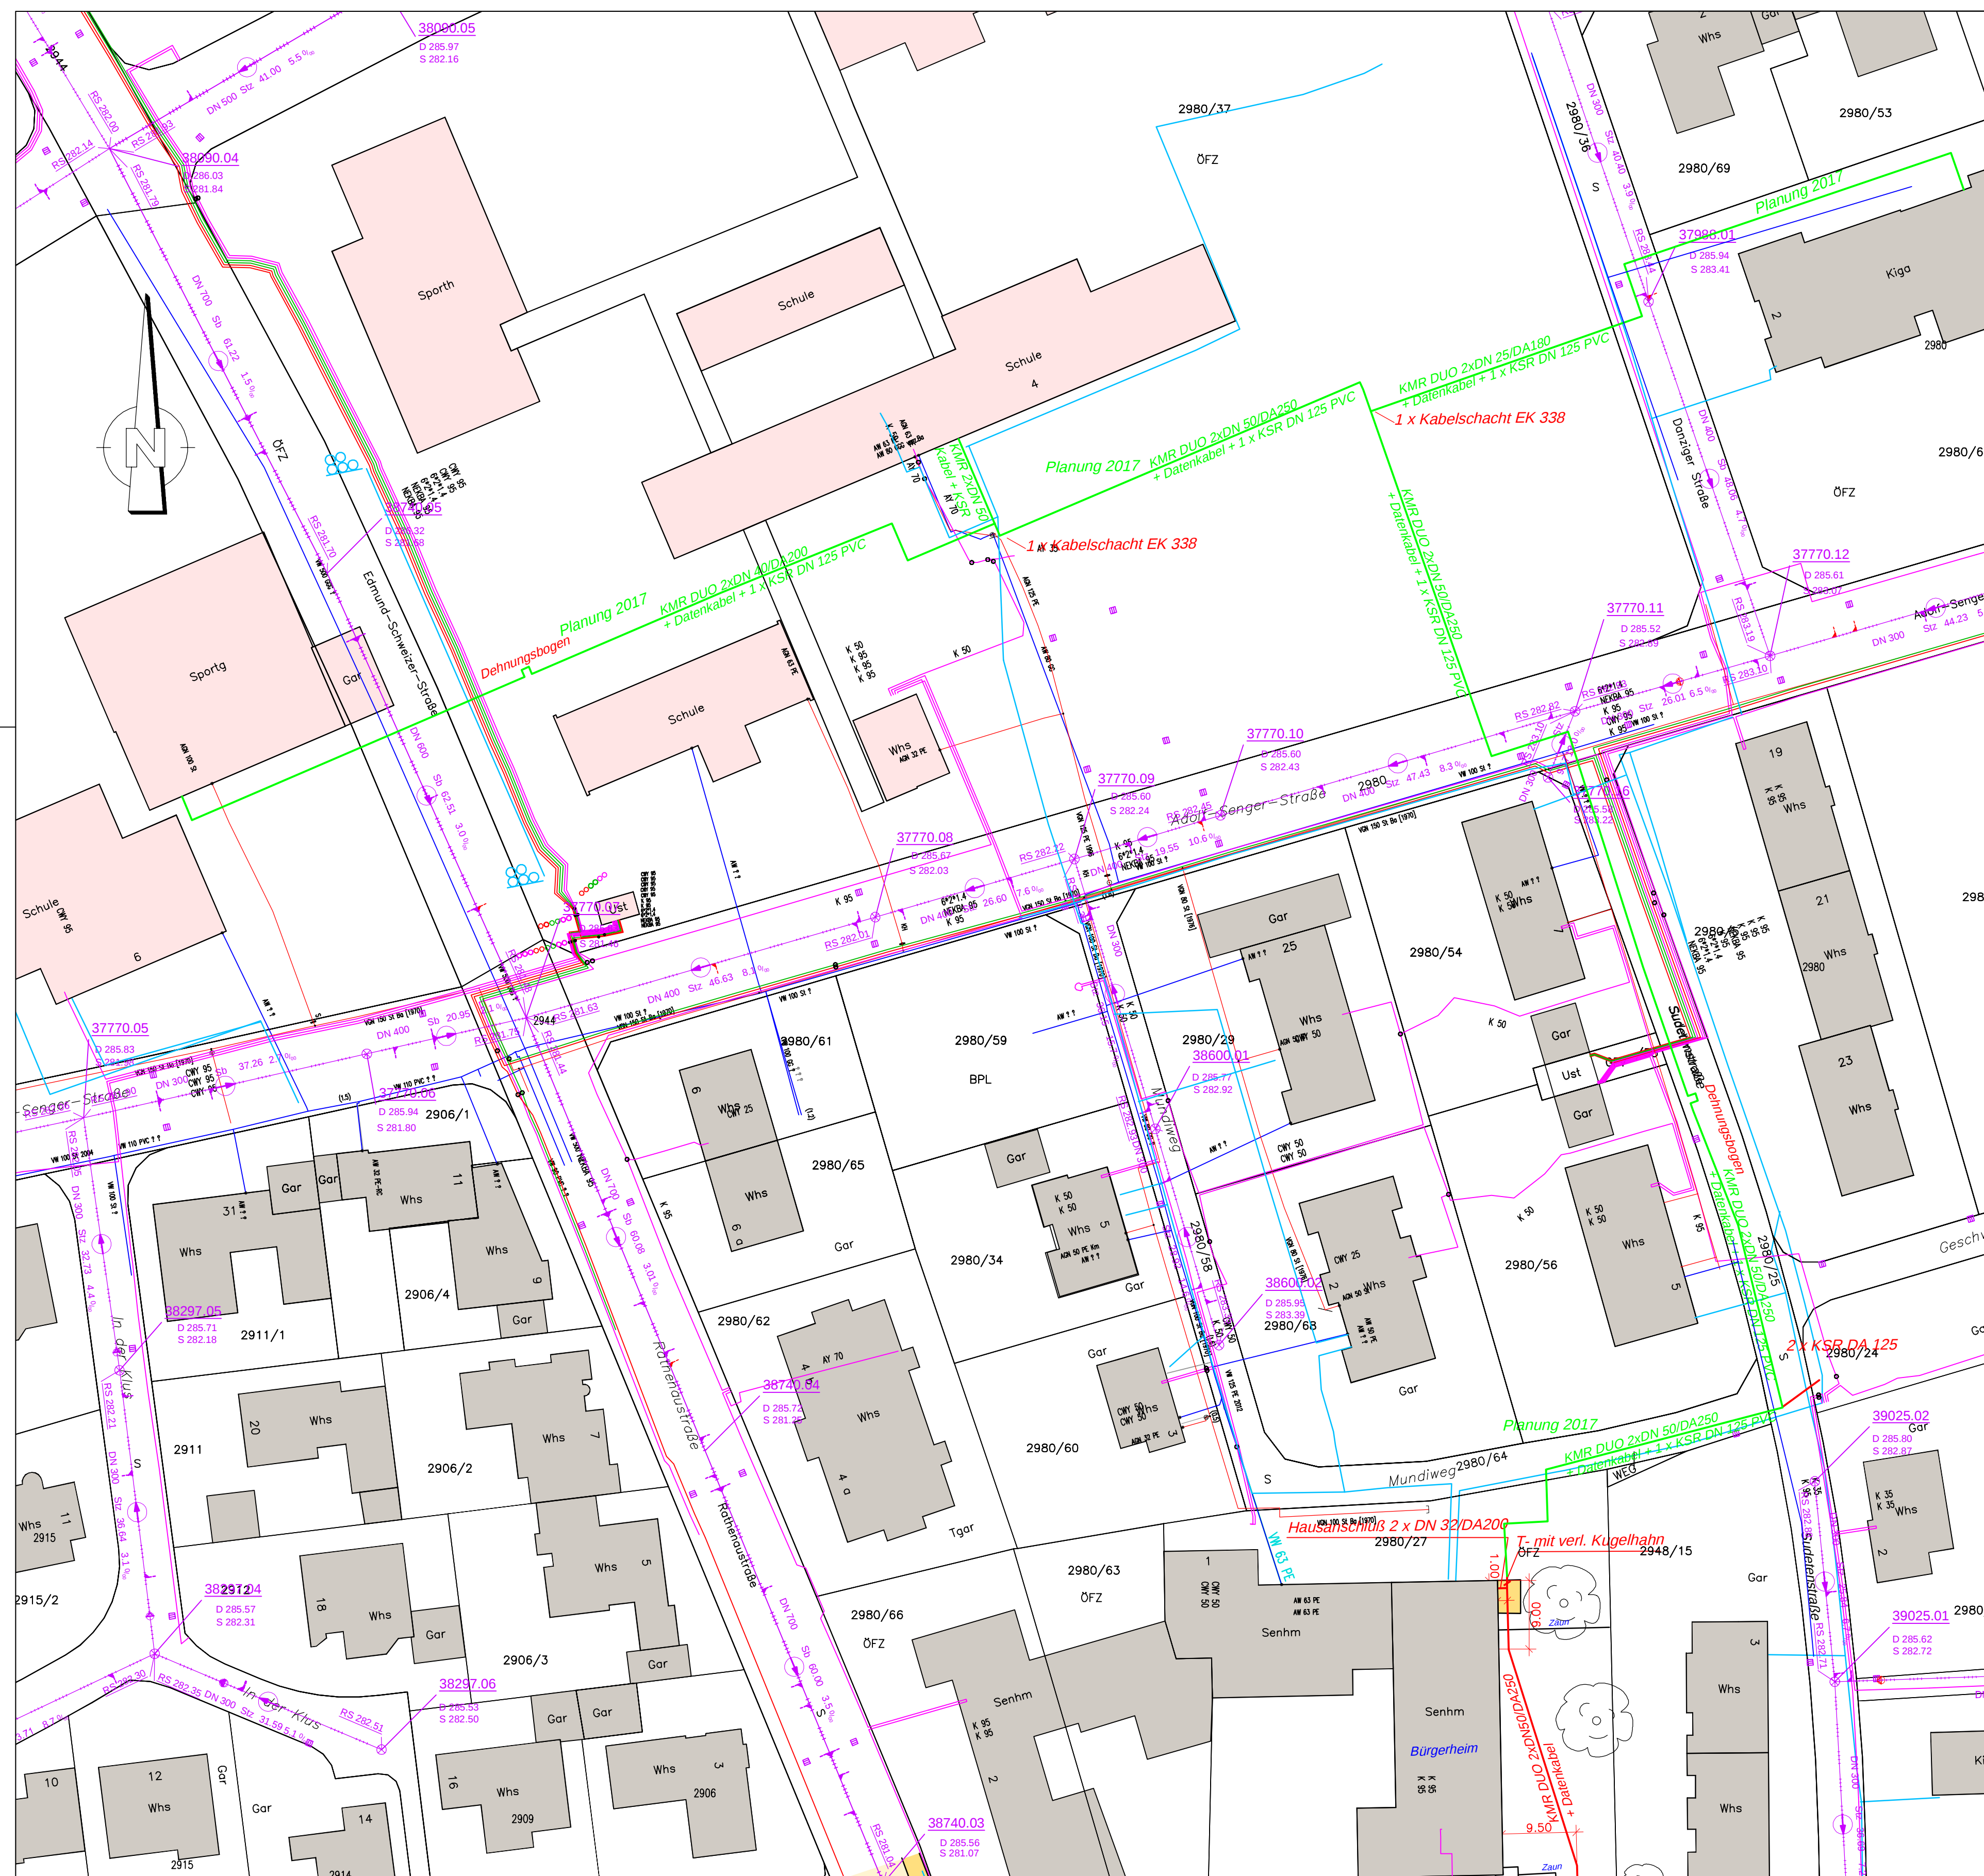

Dehnungsbögen nur nachrichtlich.
Genaue Lage und Größe nach Angabe des Netzplaners

Lage der Bestandsleitungen nur nachrichtlich.

Legende

- Nahwärme Neubau 2016
- Nahwärme Neubau 2017/2018
- Nahwärme Bestand
- Fahrbahnränder Bestand
- Telekom Bestand
- Wasserversorgung Bestand
- Kanal Bestand
- Strom ED Bestand
- Gas bnNETZE Bestand

Stand 02.02.2017

 Ganter GmbH Ingenieurbüro für Tiefbau		Pfaffenberg 7, D-79669 Zell Tel. +49 (0) 7625 - 9181 543 info@ib-ganter.de	
Gezeichnet: Gt, 02.11.2016	Vorhaben:	Nahwärme Rheinfelden Erweiterung Goetheschule 2017	
Bearbeitet: Werner Ganter			
Maßstab: 1 : 500	Auftraggeber:	Eigenbetriebe Stadtwerke Rheinfelden Kirchplatz 2 79618 Rheinfelden / Baden	
Projekt-Nr. 16.04	Bauteil:	Lageplan: Gesamtmaßnahme 2017	
Zeich.-Nr. 5			