


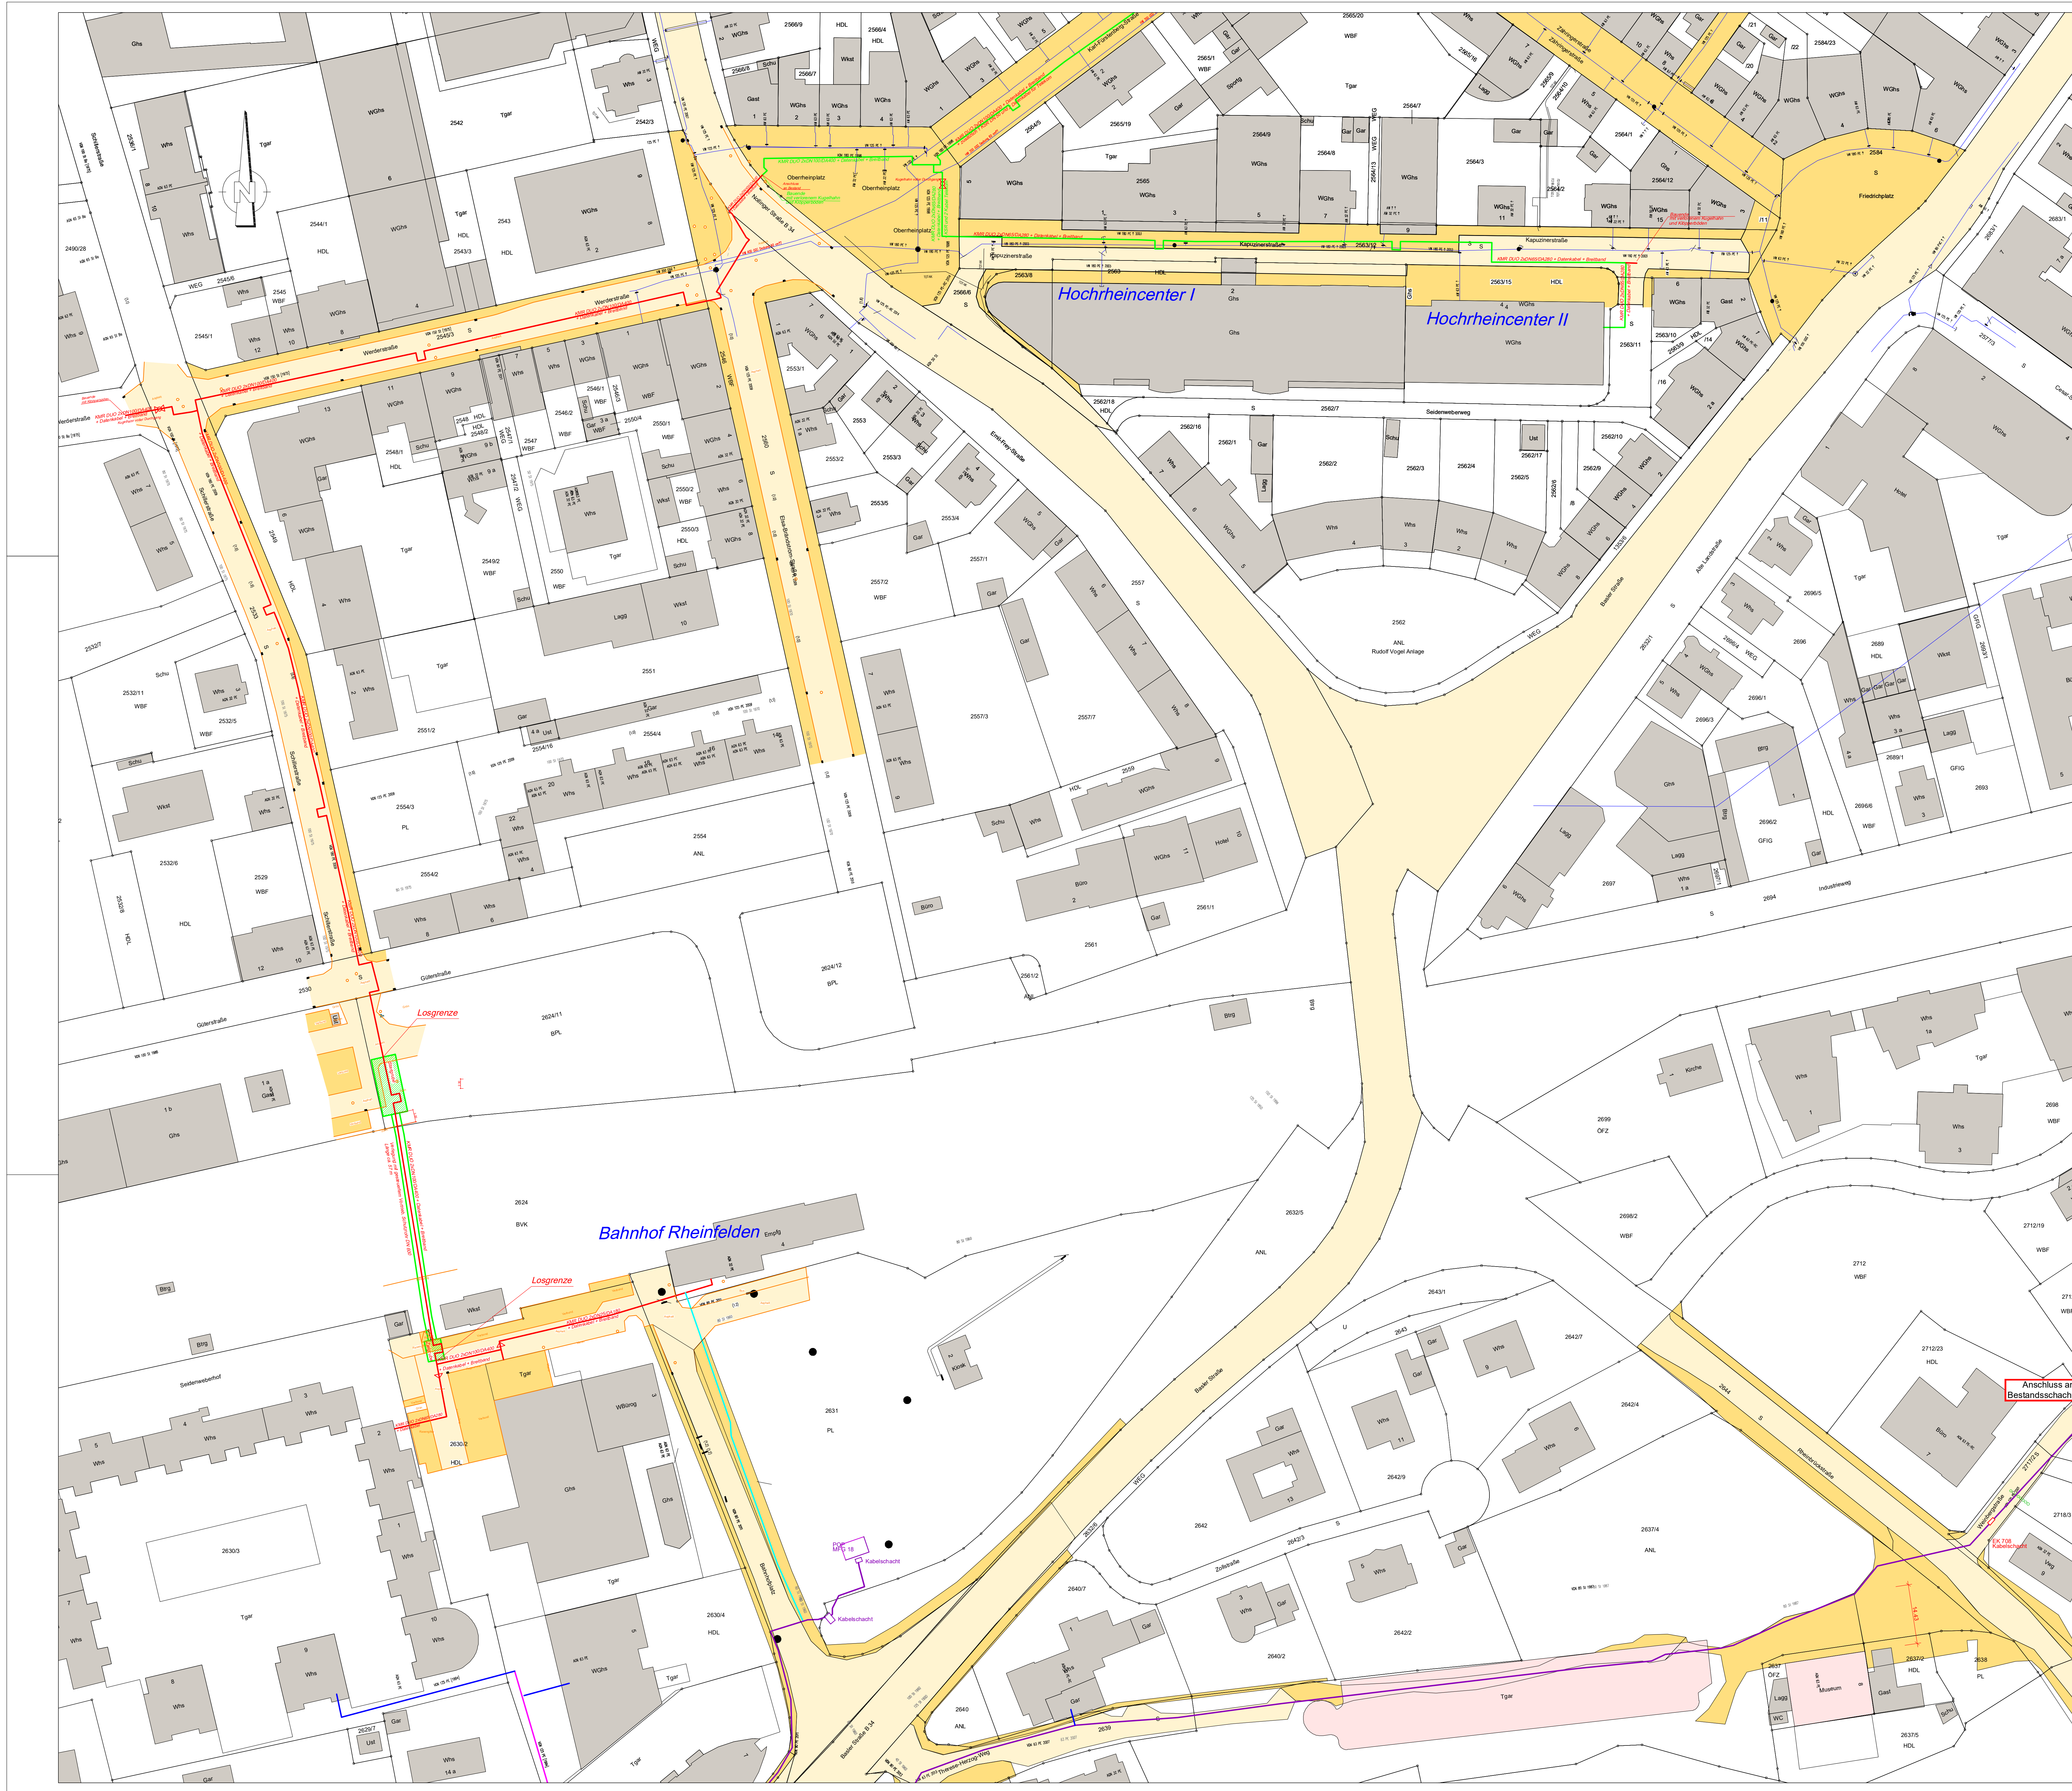

Lage der Trasse mit
Linie für Nahwärme dargestellt.
Breitband verläuft gesenkt parallel.
Verlegung gemäß den
Regelquerschnitten

Dehnungsbögen nur nachrichtlich.
Genauere Lage und Größe nach Angabe des Netzplaners.

Lage der Bestandsleitungen nur nachrichtlich.

Legende

- Bestand Fahrbahnen
- Bestand Gehwege, Parkplätze
- Nahwärme Neubau 2021 - 22
- Nahwärme Neubau 2020 - 21
- Nahwärme Bestand
- Fahrbahnänder Bestand (aus Luftbild abgegriffen nur nachrichtlich)
- Telekom Bestand
- Wasserversorgung Bestand
- Kanal Bestand
- Strom ED Bestand
- Gas bnnNETZE Bestand

Die Hausanschlüsse sind
nur informel eingetragen. Die
Lage muss vor Ort abgeklärt
werden.
Dies gilt für Nahwärme und
Breitband.

Stand 22.01.2021

B Gantner GmbH Ingenieurbüro für Tiefbau		Pflaffenberg 7, D-79669 Zell Tel.: +49 (0) 7625 - 9181 543 info@b-gantner.de	
Gezeichnet: GL 02.11.2016	Vorhaben:	Nahwärme Rheinfelden Erweiterung Rathaus und Schule	
Bearbeitet: Werner Gantner	Auftraggeber:	Eigenbetriebe Stadtwerke Rheinfelden Kirchplatz 2 79618 Rheinfelden / Baden	
Maßstab: 1 : 500	Bauzeit:	Lageplan: Gesamtmaßnahme Bahnquerung 2021	
Projektnr.: 19.01			
Zeich.-Nr.: 1			